

324

PR1.6.25

Projet Oléoduc Énergie Est de
TransCanada – section québécoise


6211-18-018

Annexe Vol. 6-97

Schéma de procédé du terminal de réservoirs d'Énergie Est à Cacouna

K
J
H
G
F
E
D
C
B
A

RÉSERVOIRS DE STOCKAGE DE PÉTROLE/OIL STORAGE TANKS

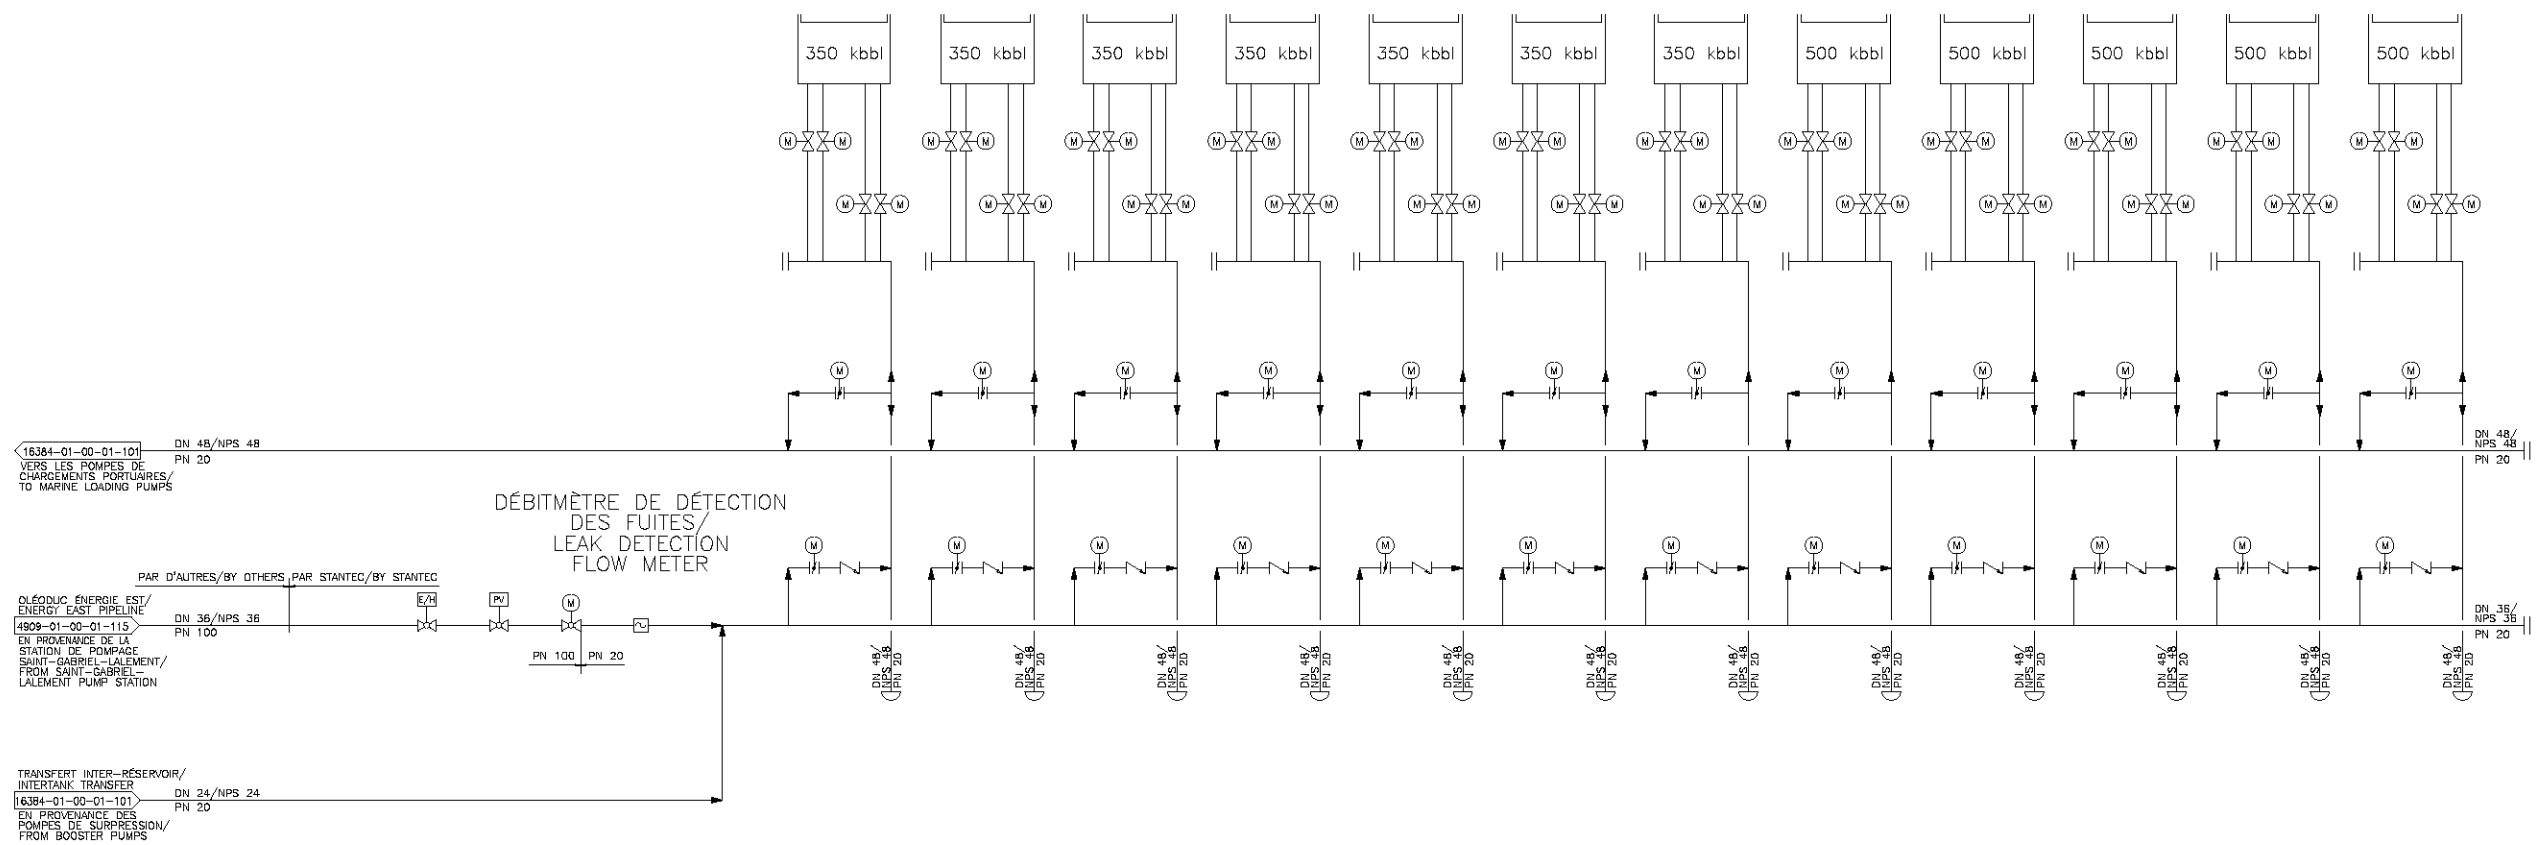

DESSINS DE RÉFÉRENCE/REFERENCE DRAWINGS	
DESSIN/DRAWING No	TITRE/TITLE

RÉVISION/REVISION		DESCRIPTION
REV/REV	DATE	DESCRIPTION
0	2014-04-14	ÉMIS POUR DÉPÔT DE DEMANDE APRÈS DE L'ONÉ/ISSUED FOR NEB APPLICATION
1	2015-01-28	TRADUCTION FRANÇAISE AJOUTÉE - RÉÉMIS POUR DÉPÔT DE LA DEMANDE APRÈS DE LA DEMANDE APRÈS DE L'ONÉ/FRENCH TRANSLATION ADDED - RE-ISSUED FOR NEB APPLICATION

APPROBATION/APPROVAL							
CODE PROJET/PROJECT CODE	DESSINATEUR/DRAWER	VÉRIFICATEUR/CHECKER	CONCEPTEUR/DESIGNER	REV. CONCEPTEUR/DESIGNER	CONCEPTEUR CHARGÉ/PROJECT MGR	COMPAGNIE/COMPANY	DATE
2187445	MW	LR	FN	HL	DB		
2187445	TS	JT	FN	HL	HH		

INGÉNIEUR/RPT PROFESSIONAL ENGINEER/RPT

PERMIS/APP. INC PERMIT/ENG. APPROVAL

PRÉLIMINAIRE - NE PAS UTILISER POUR LA CONSTRUCTION/ PRELIMINARY NOT FOR CONSTRUCTION

REV/REV DATE NUMERO DE PERMIS/PERMIT NUMBER

Energy East Pipeline Ltd. **Stantec**

CACOUNA A ENERGY EAST TANK TERMINAL


#FA/FA# 16384 CHANGE/CHANGAGE #DISCIPLINE/DISCIPLINE 01

TERMINAL DE RÉSERVOIRS D'ÉNERGIE EST À CACOUNA/ CACOUNA TANK TERMINAL

SCHEMA DE PROCÉDÉ/PROCESS FLOW DIAGRAM 1 OF 2

ECH./SCALE NAÉ/N.T.S. DESSIN/DRAWING No 16384-01-00-01-100 REV/REV 1

-----FIN DE SCHEMÉ-----

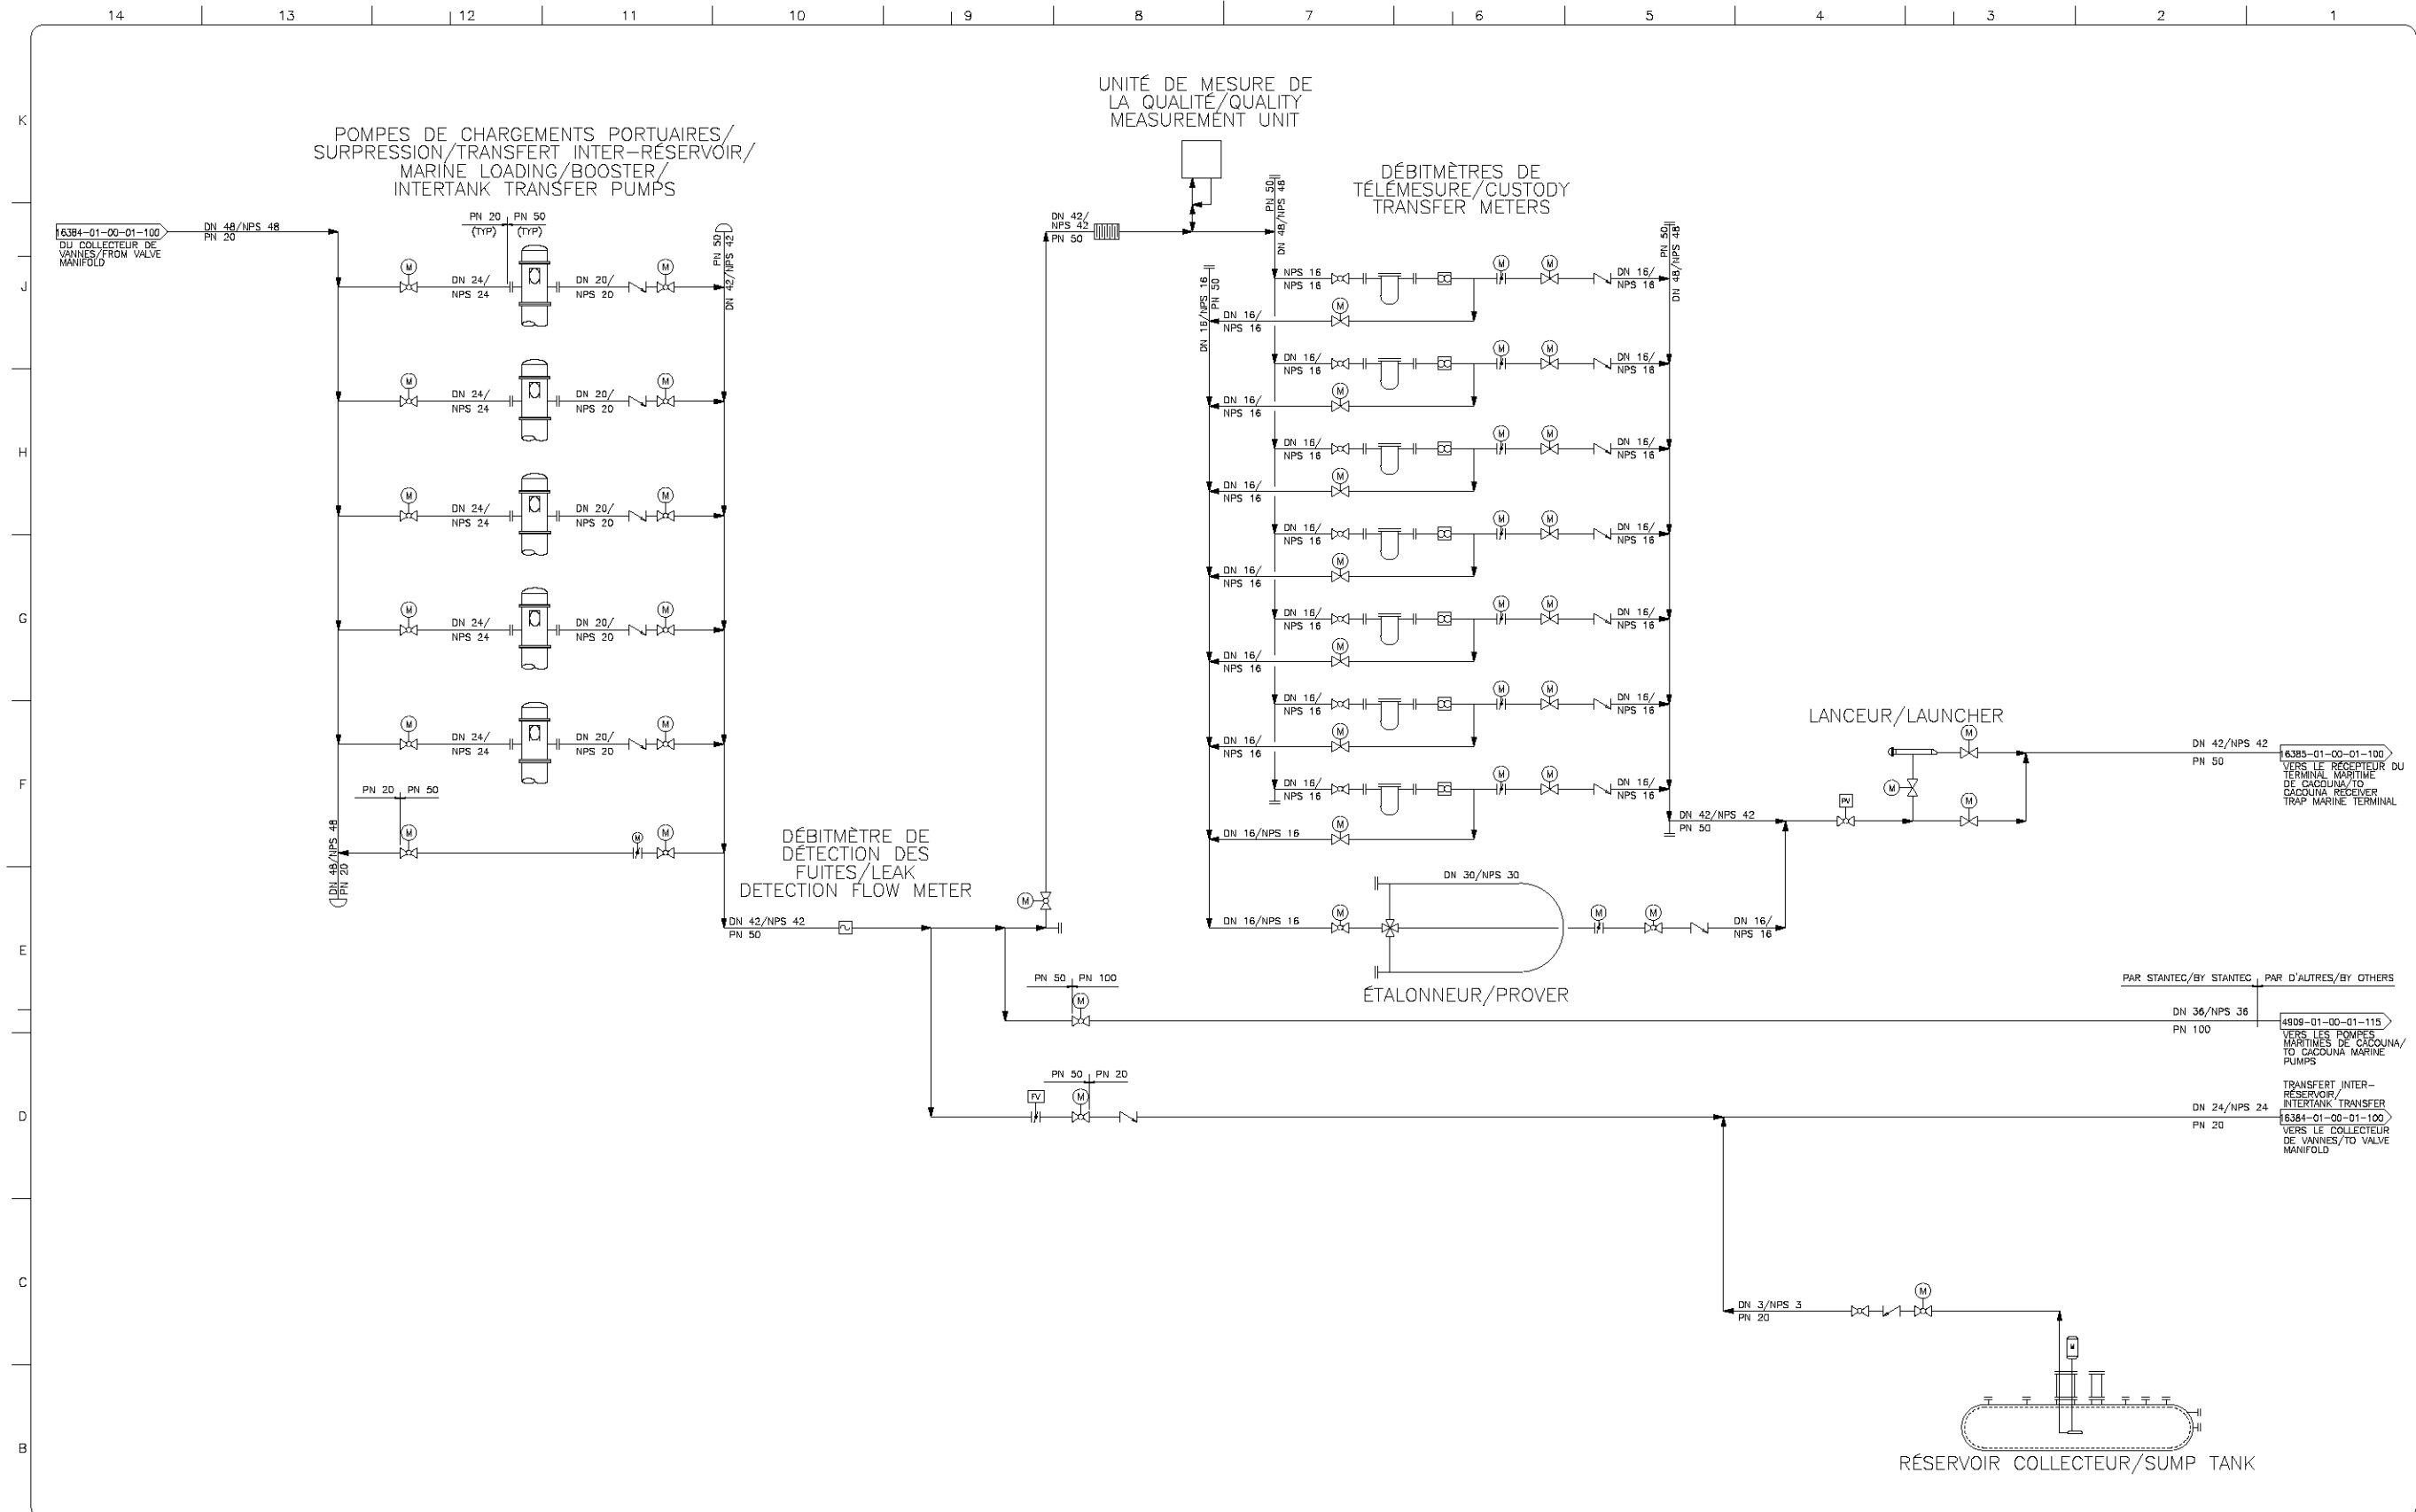

DESSIN/DRAWING No		TITRE/TITLE	

REV/REV	DATE	DESCRIPTION
0	2014-04-14	ÉMIS POUR DÉPÔT DE DEMANDE AUPRÈS DE L'ONÉ/ISSUED FOR NEB APPLICATION
1	2015-01-28	TRADUCTION FRANÇAISE AJOUTÉE - RÉÉMIS POUR DÉPÔT DE LA DEMANDE AUPRÈS DE L'ONÉ/FRENCH TRANSLATION ADDED - RE-ISSUED FOR NEB APPLICATION

APPROBATION/APPROVAL							
DESIGNATEUR/DIRECTEUR	VÉRIFICATEUR/CHEF	CONCEPTEUR/DESIGNER	REV. DESIGNER	CONCEPTEUR/DESIGNER	REV. DESIGNER	CONCEPTEUR/DESIGNER	REV. DESIGNER
MM	LR	FN	HL	DB			
TS	JT	FN	HL	FN			

INGÉNIEUR/RPT
PROFESSIONAL ENGINEER/RPT

PERMIS / APP. INC.
PERMIT/ ENCL. APPROVAL

**PRÉLIMINAIRE - NE PAS UTILISER
POUR LA CONSTRUCTION/
PRELIMINARY
NOT FOR CONSTRUCTION**

REV/REV DATE NUMERO DE PERMIS/PERMIT NUMBER

Energy East Pipeline Ltd. **Stantec**

CACOUNA A ENERGY EAST TANK TERMINAL

#FA/FR# 16384 CHANGE/CHANGÉ #DISCIPLINE/DISCIPLINE 01

TERMINAL MARITIME D'ÉNERGIE EST À CACOUNA/
CACOUNA MARINE TERMINAL

SCHEMA DE PROCÉDE/PROCESS FLOW DIAGRAM 2 OF 2

ECH./SCALE NAE/N.T.S. DESSIN/DRAWING No 16384-01-00-01-101 REV/REV 1