


## **Annexe Vol. 6-124**

### **Poste de mesurage au poste de livraison d'Énergie Est à Lévis – Schéma de procédé**

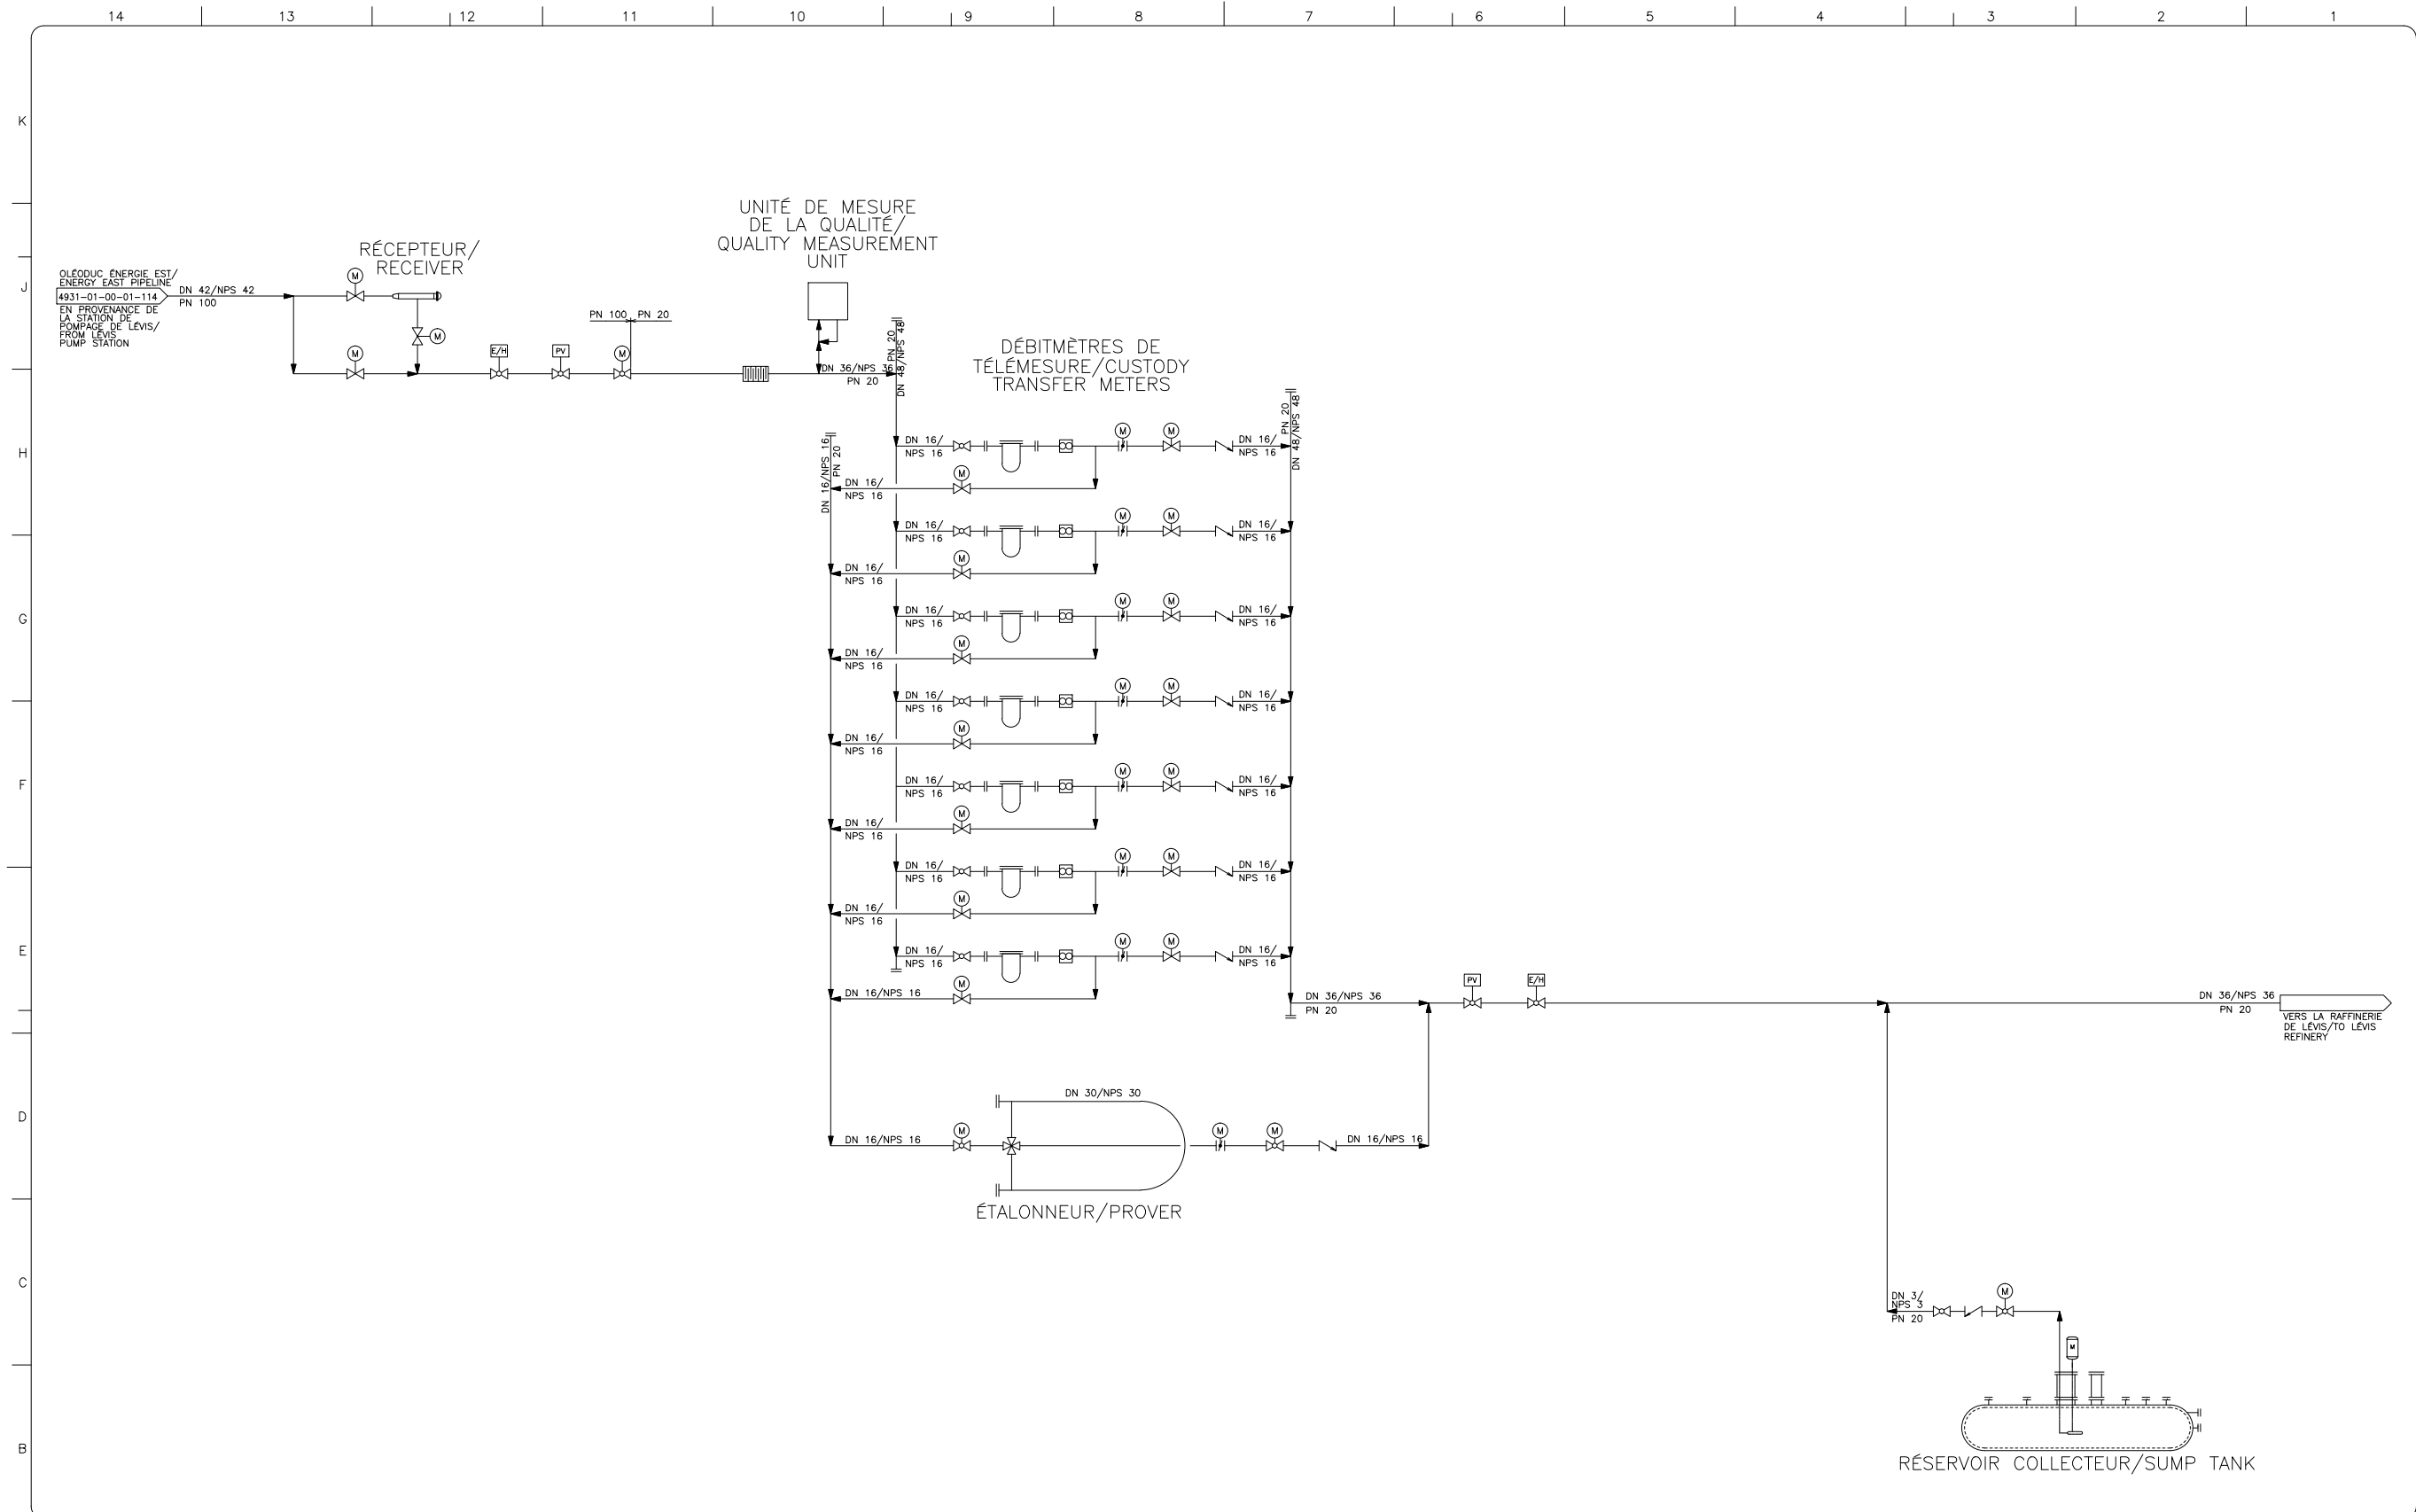

DESSINS DE RÉFÉRENCE/REFERENCE DRAWINGS	
DESSIN/DRAWING No	TITRE/TITLE

RÉVISION/REVISION		DESCRIPTION	
REV/REV	DATE	DESCRIPTION	
0	2014-04-14	ÉMIS POUR DÉPÔT DE DEMANDE AUPRÈS DE L'ONE/ISSUED FOR NEB APPLICATION	
1	2015-01-28	TRADUCTION FRANÇAISE AJOUTÉE - RÉÉMIS POUR DÉPÔT DE LA DEMANDE AUPRÈS DE L'ONE/FRENCH TRANSLATION ADDED - RE-ISSUED FOR NEB APPLICATION	

APPROBATION/APPROVAL									
INGÉNIEUR/RPT	PERMIS / APP. ING	PROFESSIONAL ENGINEER/RPT	PERMIT/ ENG. APPROVAL	DATE					

**PRÉLIMINAIRE - NE PAS UTILISER  
POUR LA CONSTRUCTION/  
PRELIMINARY  
NOT FOR CONSTRUCTION**

Energy East Pipeline Ltd.

LEVIS ENERGY EAST DELIVERY METER STATION

#FIA/FIA#4950 CHAINAGE/CHANAGE: #DISCIPLINE/DISCIPLINE 01

POSTE DE MESURAGE AU POSTE DE LIVRAISON D'ÉNERGIE EST À LÉVIS/LEVIS DELIVERY METER STATION SCHEMA DE PROCÉDÉ/PROCESS FLOW DIAGRAM

ECH./SCALE DESSIN/DRAWING No 4950-01-00-01-100